

NOTAS


- MEDIDAS E NÍVEIS EM METROS.
- VERIFICAR POSIÇÃO EXATA DOS PILARES NO PROJETO ESTRUTURAL.
- VERIFICAR DE PÓRTAS CONSTRUTIVAS PERTENCENTES NAS FRANGIAS DE DETALHAMENTO.
- EM CASO DE CONFLITO DE INFORMAÇÕES ENTRE O PROJETO GRÁFICO E O MEMORIAL DESCRITIVO, PREVALECE A INFORMAÇÃO CONTIDA NOS DESENHOS.
- ALTERAÇÕES NESTE PROJETO SOMENTE COM AUTORIZAÇÃO EXPRESSA DO FINE.

REFERÊNCIAS

- PLANILHA DE QUANTITATIVOS.
- MEMORIAL DESCRITIVO E ESPECIFICAÇÕES TÉCNICAS.

LEGENDA:

	INDICAÇÃO NÍVEIS PLANTA E CORTE		INDICAÇÃO DE VISTAS
	INDICAÇÃO DE CORTES		ESPECIFICAÇÕES DE MATERIAIS
	INDICAÇÃO DE FACHADAS		INDICAÇÃO DE EIXOS
	INDICAÇÃO DE PORTAS E JANELAS		INDICAÇÃO DE ELEMENTOS (BANCADAS, PRATELEIRAS E ETC.)

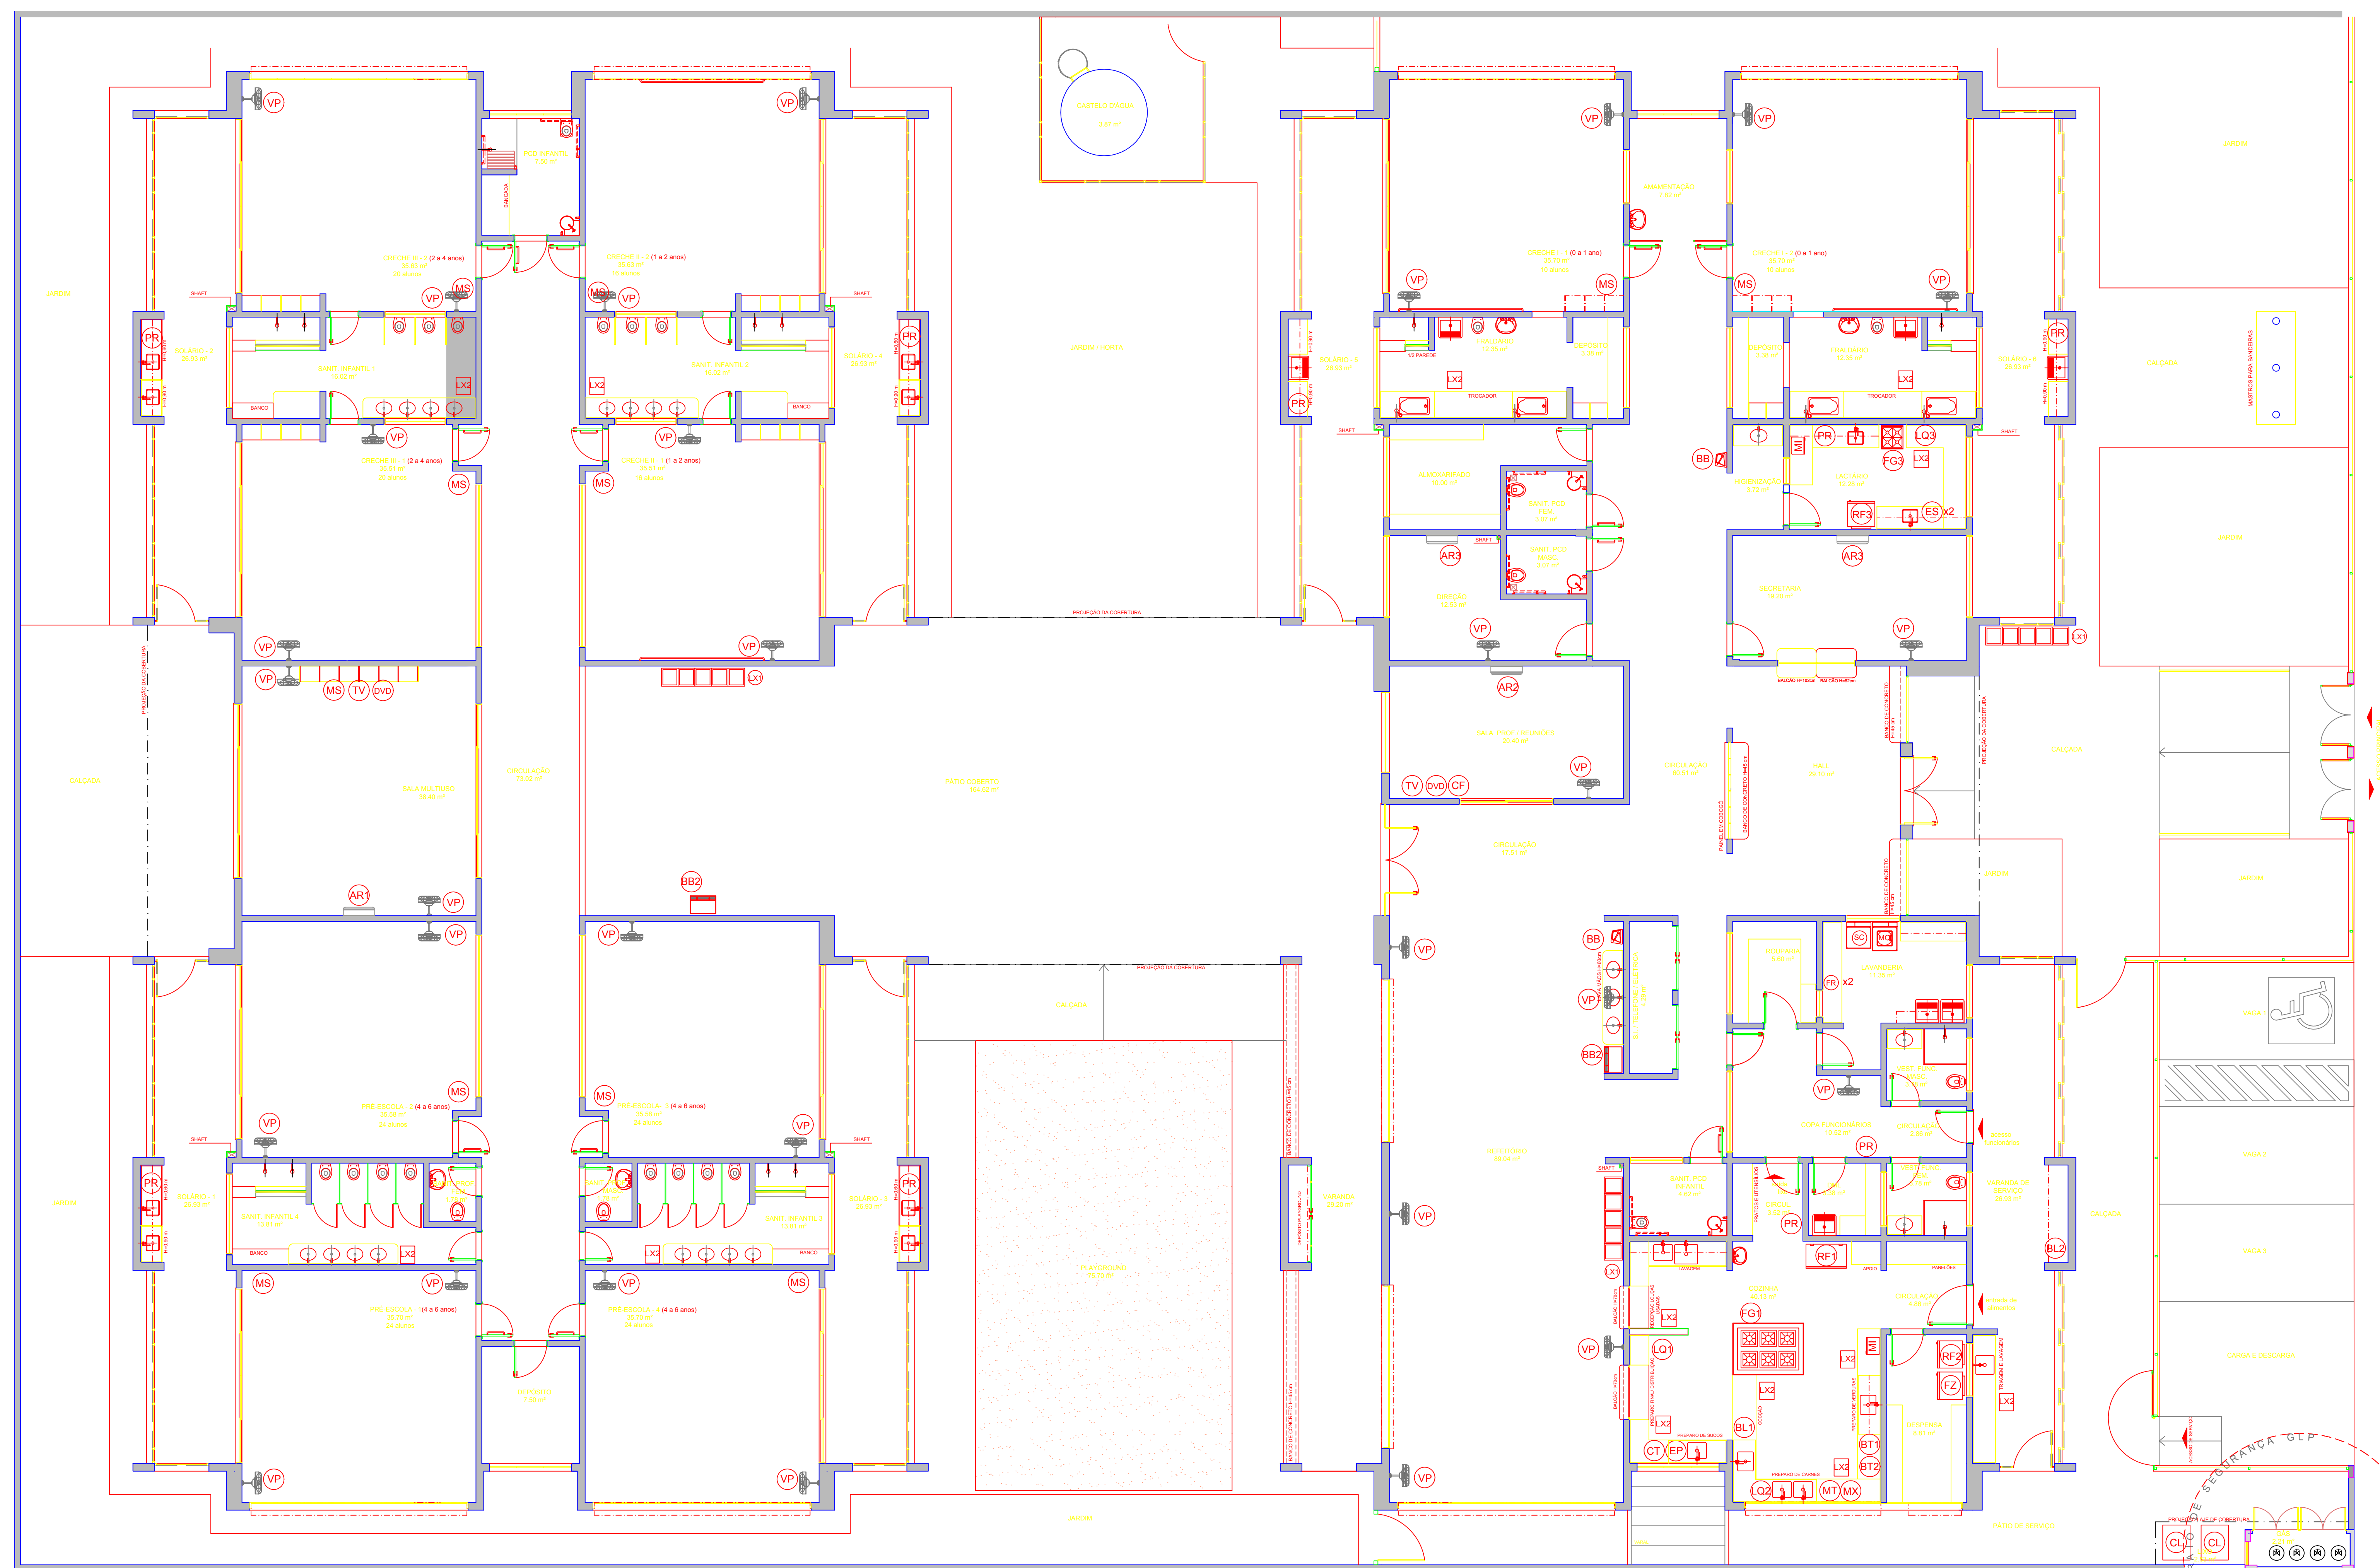

- 02 - JANEIRO/2017 - Atendimento à NBR 9050/2015. Alteração: quadro de áreas, fechamento frontal, sanitários infantis 1 e 2, altura da platibanda, mobiliário e equipamento, altura da cerâmica nos sanitários, cor dos portões dos solários e altura da porta PA1. Acréscimo: do gradil e quadro de cargas no castelo d'água, de duchas higiênicas e escaninhos pré-escala.
- 01 - JULHO/2016 - Alteração paredes - shaft para tubulação hidráulica e detalhamento; alteração da altura da platibanda.
- Nº - DATA - DESCRIÇÃO

CONTROLE DE REVISÕES

PROPRIETÁRIO:	
ENDEREÇO:	
MUNICÍPIO - UF:	
PROPRIETÁRIO:	
RESP. TÉCNICO:	CREA
AUTOR DO PROJETO:	CAU
DLFO:	CREA
	RA

PROJETO PADRÃO - FINE

OBSERVAÇÕES:

PROGRAMA PROINFÂNCIA - PROJETO TIPO 1
PROJETO DE ARQUITETURA

COORDENADOR CGEST - Coordenação Geral de Infraestrutura Educativa	PLANTA BAIXA LAYOUT EQUIPAMENTO	PRANCHETA 04/38
REVISÃO R:00 R:01 R:02	ESCALA 1/75 DATA EMISSÃO: JANEIRO/2017	

AMBIENTES	EQUIPAMENTO	QTD	DESCRIÇÃO	
COZINHA DISPENSA COPA LACTÁRIO ADM.	R01	01	REFRIGERADOR VERTICAL INDUSTRIAL 4 PORTAS (COZINHA)	
	R02	01	REFRIGERADOR DOMÉSTICO "ROSEFFREE" 410L (DISPENSA)	
	R03	01	REFRIGERADOR DOMÉSTICO "ROSEFFREE" 300L (LACTÁRIO)	
	R04	01	FREZER INDUSTRIAL VERTICAL 500L (DISPENSA)	
	R05	01	FOGÃO COMERCIAL 04 QUEIMADORES COM 2 FORNOS (COZINHA)	
	R06	01	FOGÃO LINHA BRANCA 4 QUEIMADORES (LACTÁRIO)	
	AMBIENTES DISPENSA COPA LACTÁRIO ADM.	M01	02	MICROONDAS 30L LINHA BRANCA (COZINHA E LACTÁRIO)
		C01	02	ESTERILIZADOR DE MANGUEIRAS PARA MICROONDAS (LACTÁRIO)
		L01	01	LIQUIDIFICADOR INDUSTRIAL CAPACIDADE DE 15L (COZINHA)
		L02	01	LIQUIDIFICADOR COMERCIAL CAPACIDADE DE 4L (LACTÁRIO)
B01		01	BALANÇA DIGITAL CAPACIDADE MÍN. 30Kg (COZINHA)	
AMBIENTES DISPENSA COPA LACTÁRIO ADM.	EP01	01	ESPRESSO DE FRUTAS CÍTRICAS (COZINHA)	
	EP02	01	BATEDORA PLANETÁRIA 12L (COZINHA)	
	MP01	01	MULTIPROCESSADOR DE ALIMENTOS (COZINHA)	
	C02	01	CENTRÍFUGA DE FRUTAS (COZINHA)	
AMBIENTES DISPENSA COPA LACTÁRIO ADM.	M02	01	MIXER DE ALIMENTOS (COZINHA)	
	C03	01	CAFETEIRA (SALA PROFESSORES)	
	F01	08	PURIFICADOR DE ÁGUA (COPA FUNC., COZINHA, LACTÁRIO E SOLÁRIOS)	
LAVANDERIA	R07	01	LAVADORA DE ROUPAS LINHA BRANCA 11 Kg	
	R08	01	SECADORA DE ROUPAS LINHA BRANCA 10 Kg	
	F02	02	FERRÃO ELÉTRICO	
APOIO GERAL	CL01	02	CARRÃO COLETORES DE LIXO 120L	
	LX01	13	LIXEIRA COM PEDAL 50L (SANIT. INFANTIS FRALDÁRIOS/LACTÁRIO/COZINHA/TRAGEM)	
	CC01	03	CONJUNTO DE LIXEIRA PARA COLETA SELETIVA (REFETÓRIO/PÁTIO COBERTO/ACÉSSO)	
APOIO GERAL	B02	02	BEBEDOURO ELÉTRICO ACESSÍVEL (BLUCCO A/REFETÓRIO)	
	B03	02	BEBEDOURO INDUSTRIAL 26L (REFETÓRIO/PÁTIO COBERTO)	
	AC01	01	APARELHO DE AR CONDICIONADO SPLIT 30.000 BTU'S (SALA MULTIFUNÇÃO)	
	AC02	01	APARELHO DE AR CONDICIONADO SPLIT 22.000 BTU'S (SALA DOS PROFESSORES)	
	AC03	01	APARELHO DE AR CONDICIONADO SPLIT 9.000 BTU'S (SECRETARIA DIREÇÃO)	
	TV01	02	TELEVISOR DE 32" (SALA MULTIFUNÇÃO / SALA DOS PROFESSORES)	
	TV02	02	APARELHO DE DVD (SALA MULTIFUNÇÃO / SALA DOS PROFESSORES)	
	TV03	02	VENTILADOR DE PAREDE/RECHES / 11W (PRÉ-ESCOLA MULTIFUNÇÃO/SALA MULTIFUNÇÃO/COZINHA/REFETÓRIO)	
	MT01	11	APARELHO DE SOM TIPO MICROSYSTEM (CRECHES I II III PRÉ-ESCOLA MULTIFUNÇÃO)	

1 PLANTA DE LAYOUT - EQUIPAMENTO
ESCALA 1/75